



LEGENDA ILLUMINAZIONE, RIVELAZIONE INCENDI, F.M. E SPECIALI

- | | | | | | |
|--|----------------------------|--|--|--|--|
| | PULSANTE LUMINOSO | | PULSANTE MANUALE DI ALLARME | | QUORISTO POSTAZIONE LAVORO O P.L.A. PARETE CON ALL'INTERNO CONNESSE E CALALATE |
| | INTERRUTTORE UNIPOLARE | | SEGNALATORE OTTICO - ACUSTICO ALLARME INCENDIO | | 1 PRESA LINEE 2X0/19 A 4 T |
| | DEVIAZIONE UNIPOLARE | | SIRENA ALLARME INCENDIO PER ESTERNO | | 1 PRESA BRASSO 2X19/24 A 4 T |
| | INTERRUTTORE UNIPOLARE P/S | | RIVELATORE DI FUMO AUTONDIRIZZANTE | | CONNESSIONE ELETTRICA COMPLETA DI BIPOLARE a - CALDALA |
| | DEVIAZIONE UNIPOLARE P/S | | RIVELATORE LINEARE DI FUMO AUTONDIRIZZANTE | | b - RECUP/SPARATORE |
| | DEVIAZIONE UNIPOLARE P/S | | CENTRALE RIVELAZIONE INCENDIO | | PRESA BRASSO 2X19/24 |
| | DEVIAZIONE UNIPOLARE P/S | | | | PRESA CEE 16 MONOFASE COMPLETA DI INTERBLOCCO E FUSIBILI |
| | DEVIAZIONE UNIPOLARE P/S | | | | PRESA CEE 16 TRIFASE COMPLETA DI INTERBLOCCO E FUSIBILI |
| | DEVIAZIONE UNIPOLARE P/S | | | | PRESA TELEFONICA |
| | DEVIAZIONE UNIPOLARE P/S | | | | PULSANTE DI ANNULLO IMPIANTO DI CHIAMATA WC |
| | DEVIAZIONE UNIPOLARE P/S | | | | PULSANTE A TRONCO IMPIANTO DI CHIAMATA WC |
| | DEVIAZIONE UNIPOLARE P/S | | | | PANNELLO OTTICO - ACUSTICO IMPIANTO DI CHIAMATA WC |
| | DEVIAZIONE UNIPOLARE P/S | | | | ZONA NON OGGETTO DEL PRESENTE PROGETTO |

PIANTA PIANO SEMINTERRATO - SCALA 1:100

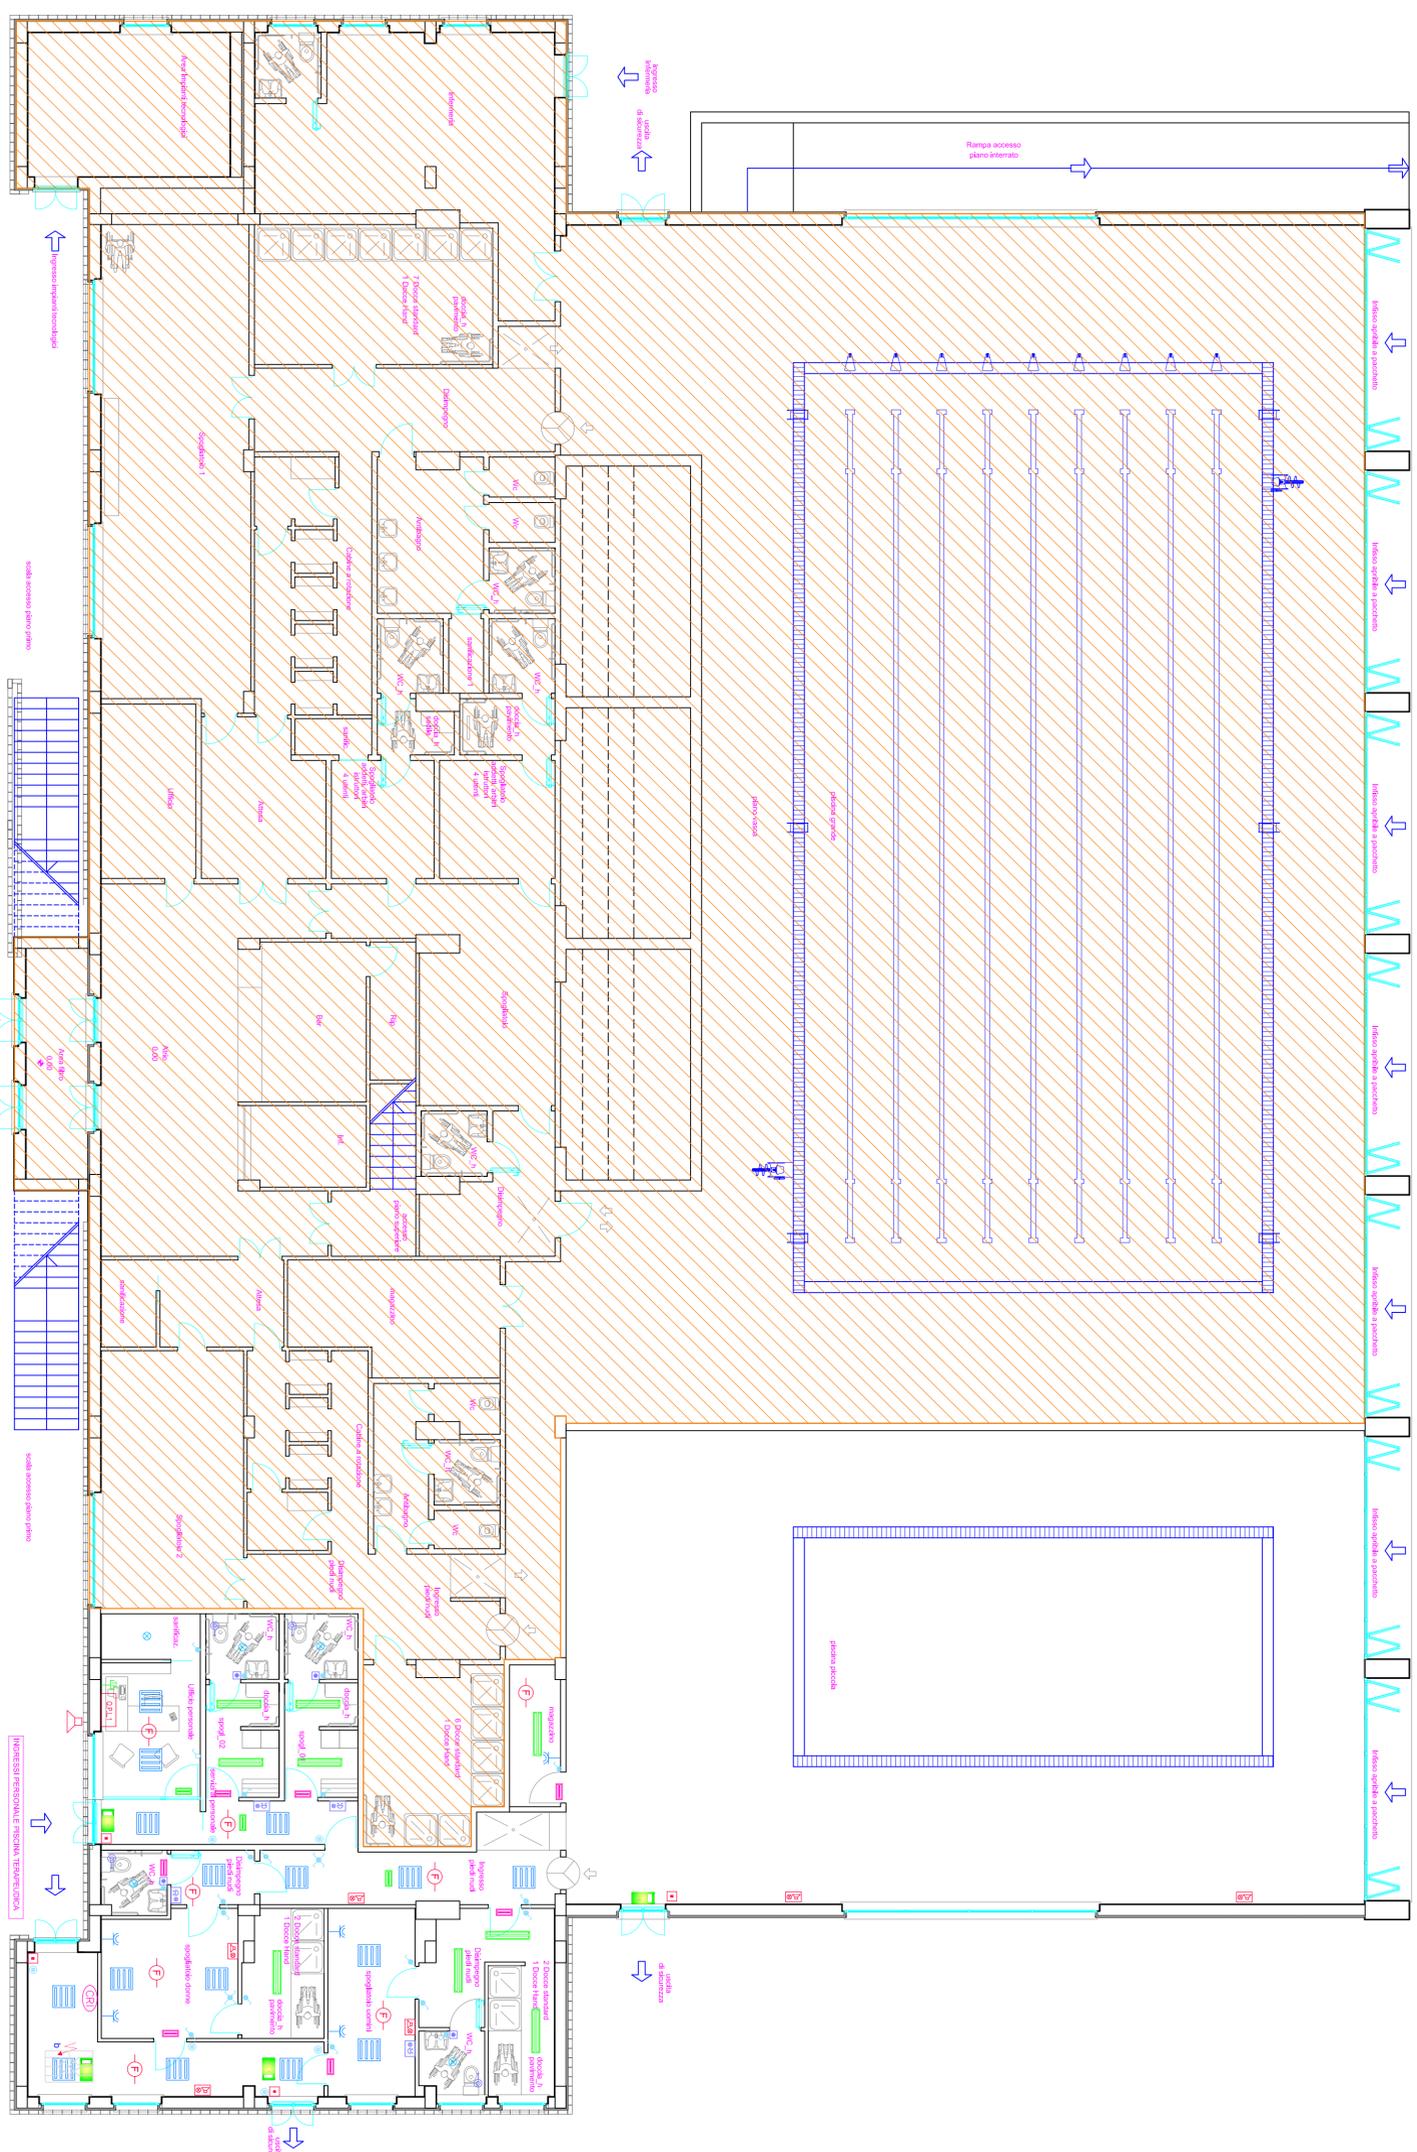

PIANTA PIANO TERRA - SCALA 1:100

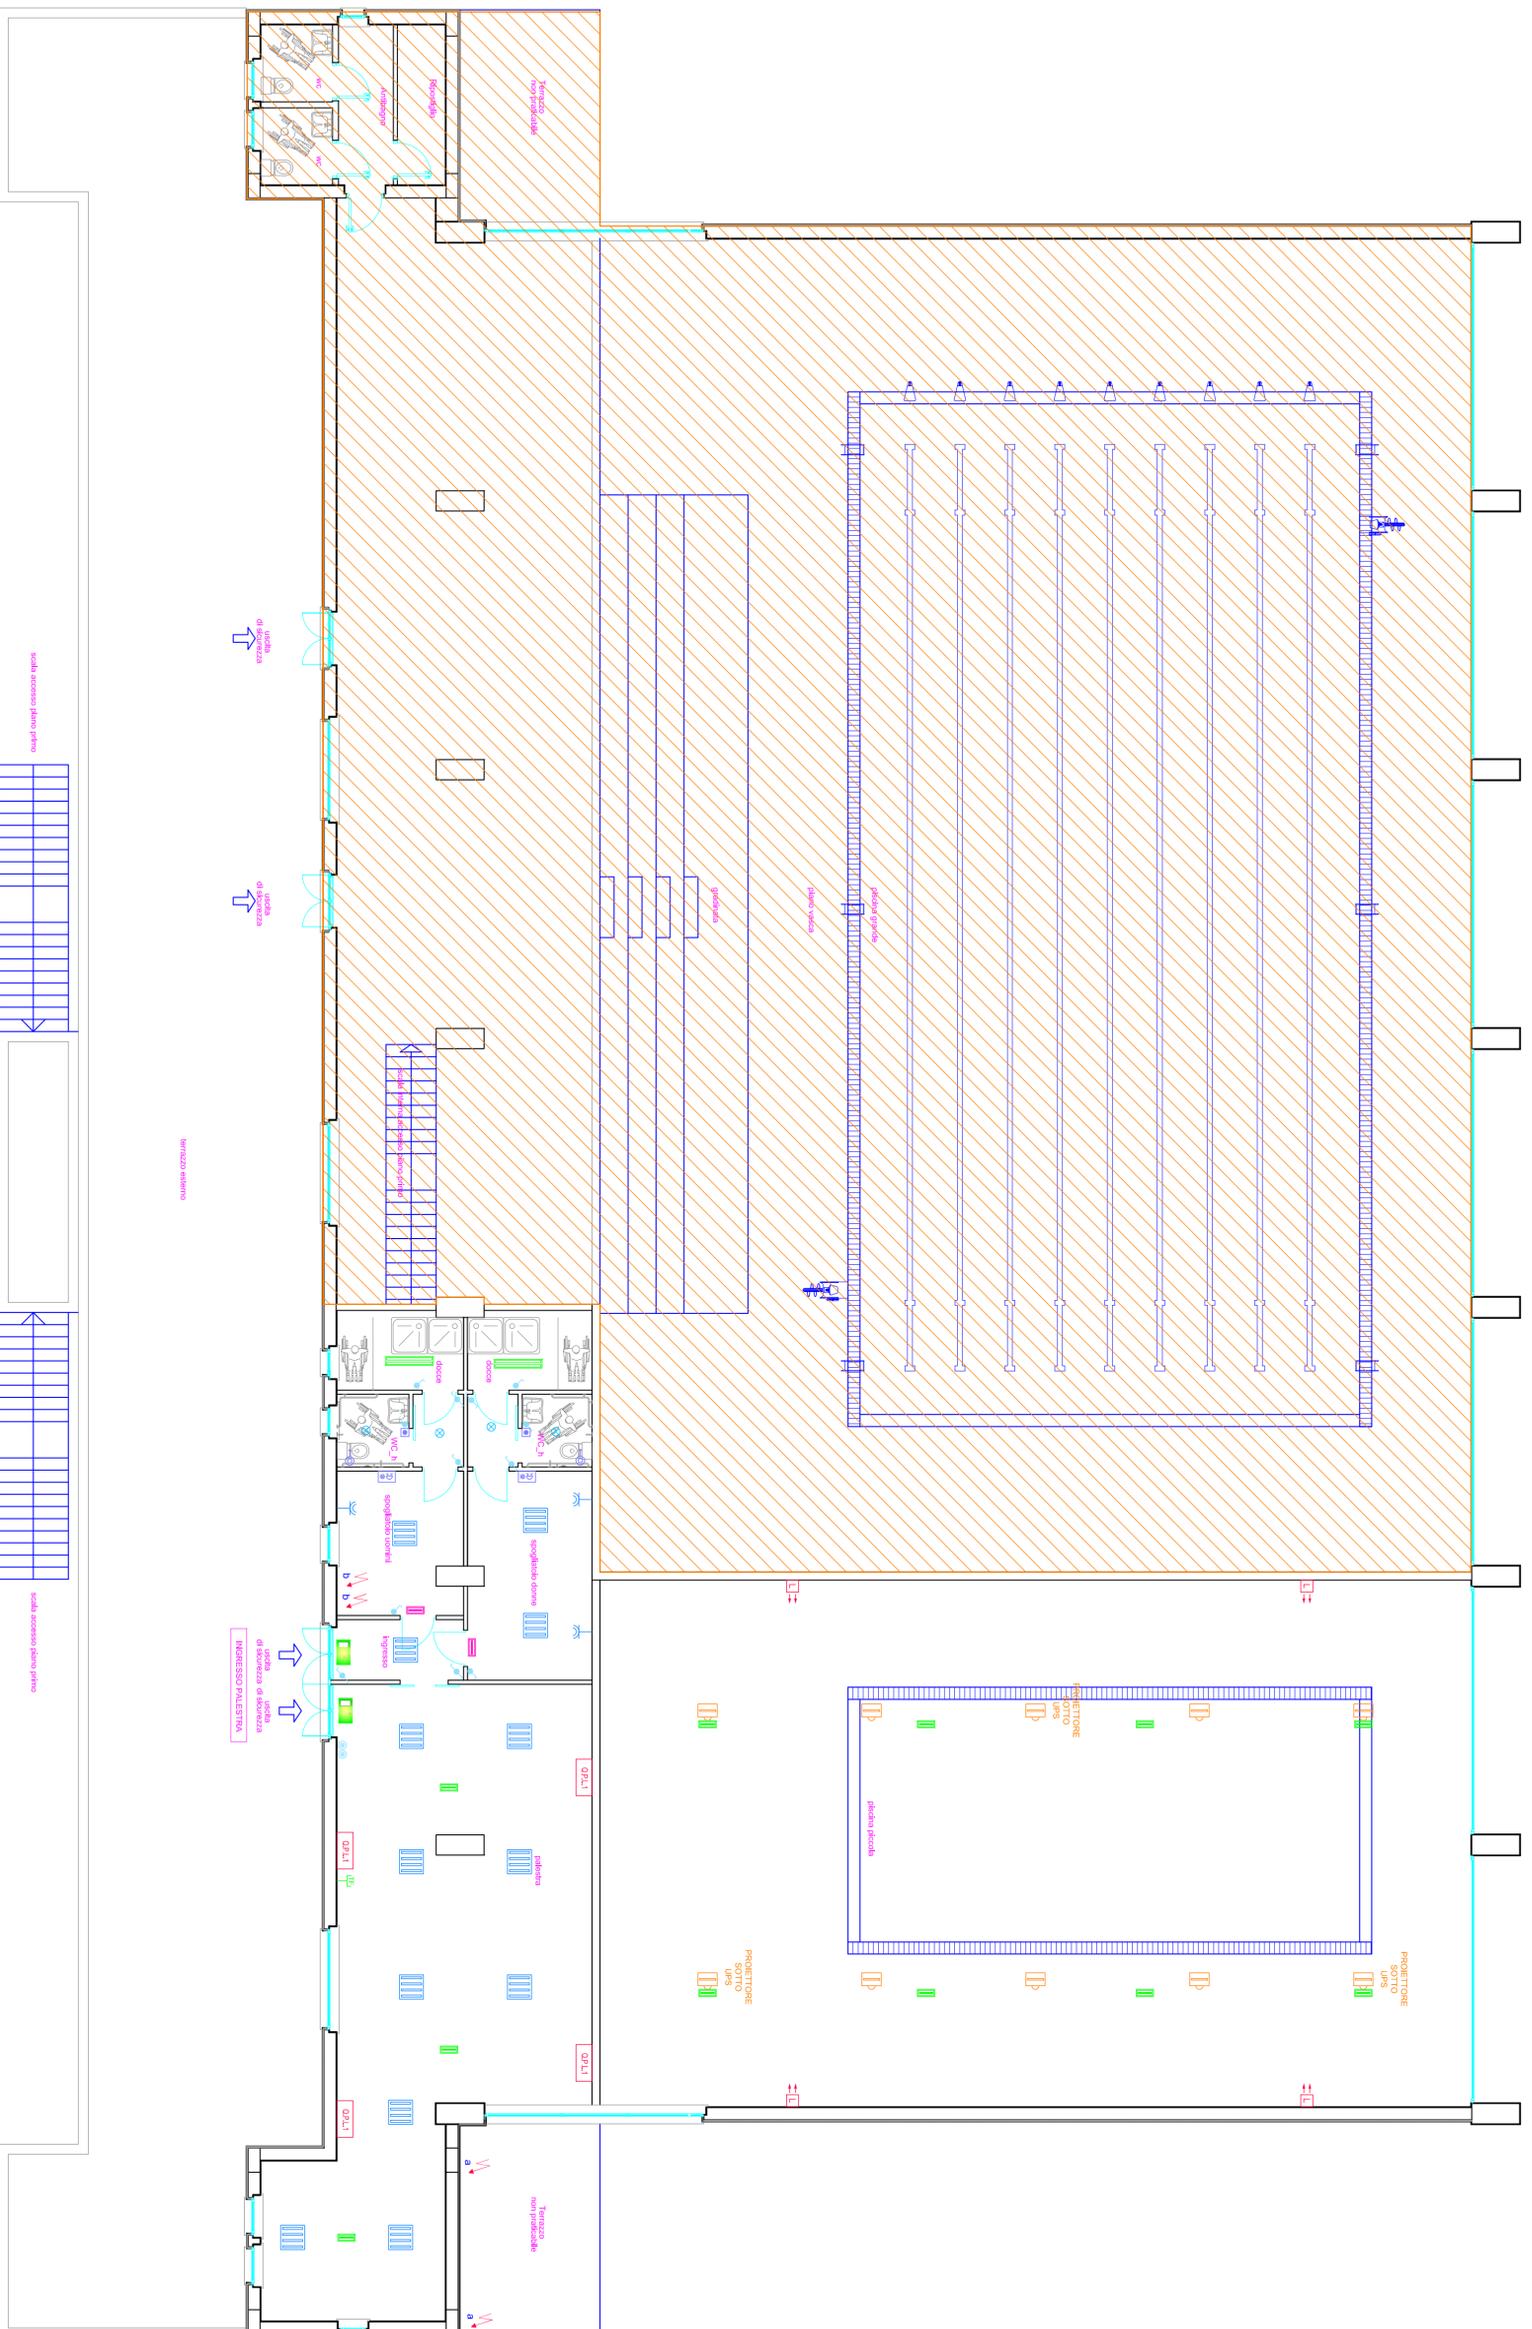

PIANTA PIANO PRIMO - SCALA 1:100

<p>COMUNE DI MORRA DE SANCTIS</p> <p>PROVINCIA DI AVELLINO</p>	
<p>MORRA DE SANCTIS</p> <p>Provincia di Avellino</p> <p>PROGETTO ESECUTIVO</p>	
<p>Lavori di "Riqualificazione e recupero area insediamento prefabbricati postissima e completamento piscina comunale con implementazione di servizi fisioterapici".</p>	
<p>Completamento della piscina Progetto impianti elettrici e speciali Pianta con allocazione componenti</p>	
<p>Il progettista</p>	<p>Il Sindaco</p>
<p>Il responsabile del procedimento</p>	<p>dott. Gerardo Copozzo</p>
<p>Visi e approvazioni</p>	
<p>IE-06</p>	