

CL.X...

LEGENDA SIMBOLOGICA

Collettore doppio di distribuzione per impianto di riscaldamento a pavimento radiante, completo di valvole di taratura, zanche di fissaggio, valvole di sigo a aria, raccordi per tubi in Atacchi Ø1" - derivazioni Ø3/4"

ZONE DISTRIBUZIONE CIRCUITI PAVIMENTO RADIANTE


ZONA PISCINA TERAPIA

ZONA SPA





Note di progetto: Tutti i circuiti previsti saranno realizzati con tubazioni in Pex (Ø17x2) e passo costante pari a 10 cm.

PARTICOLARE COLLETTORE TIPO

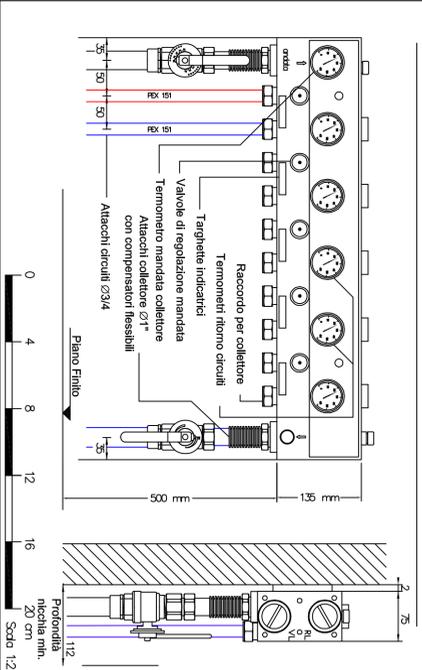

SEZIONE PAVIMENTO RADIANTE

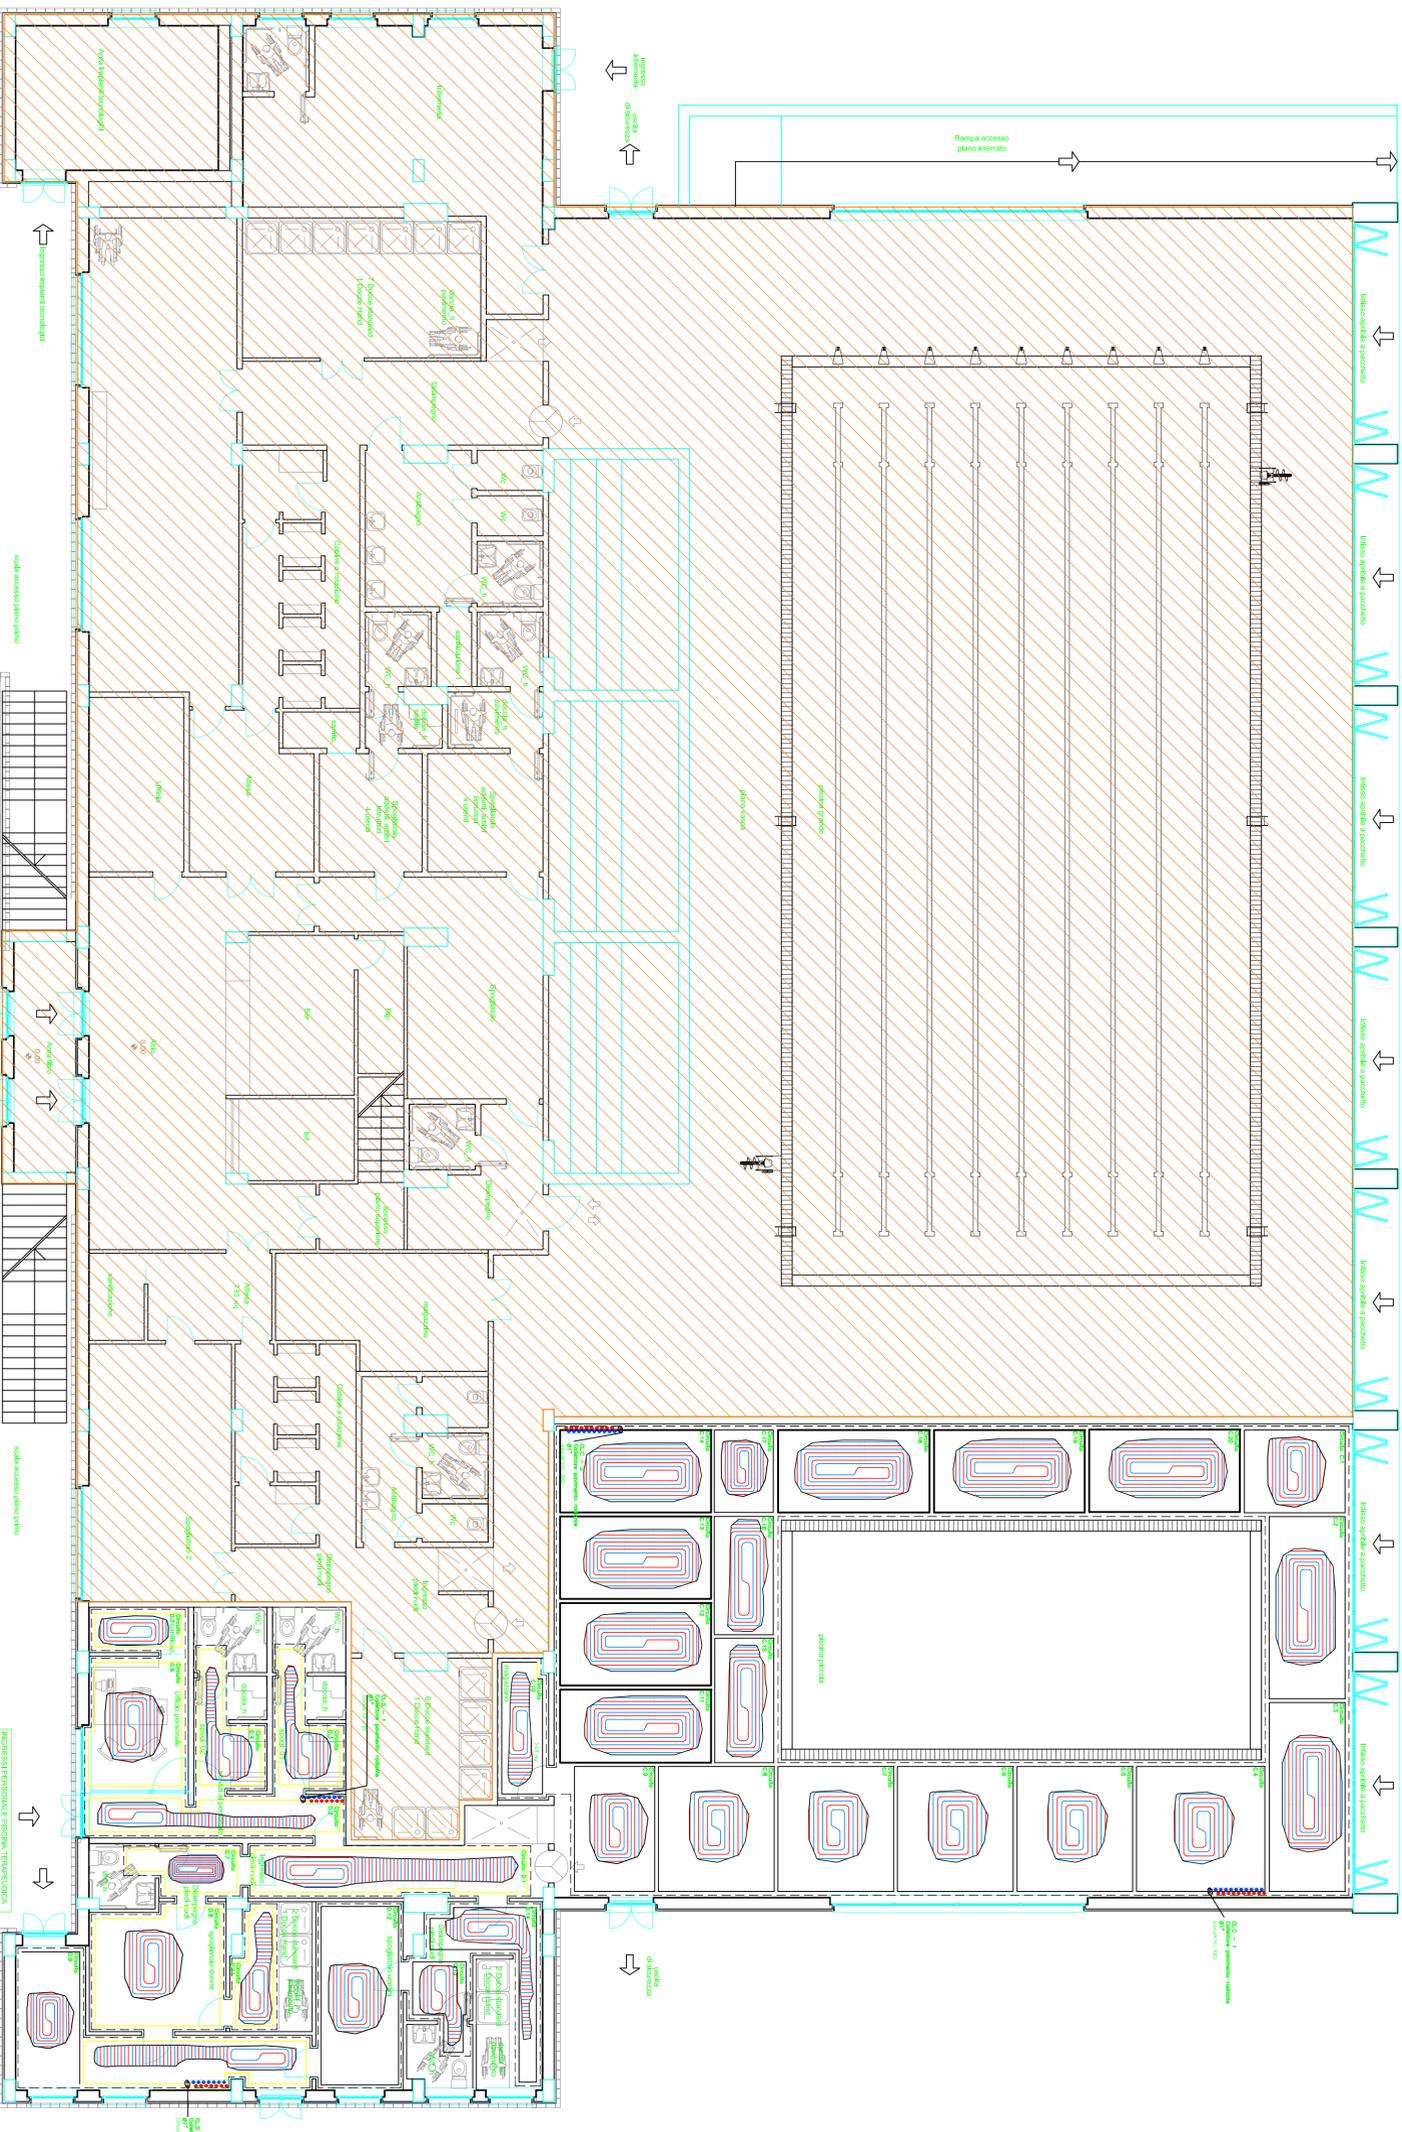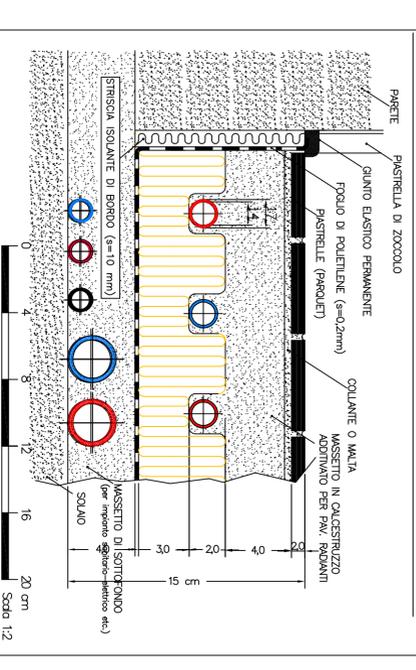

PIANTA PIANO TERRA - SCALA 1:100

PRESCRIZIONE: E' onere per l'impresa, prima dell'inizio delle lavorazioni, presentare alla Direzione Lavori (per approvazione) i DISegni di... della apparecchiature impiantistiche e delle soluzioni che l'impresa intende adottare, tenuto conto dei tempi aspetti organizzativi e lavorativi, nonché delle interferenze e della compatibilità con i vari componenti edili, strutturali e tecnologici.

COMUNE DI MORRA DE SANCTIS Provincia di Avellino

PROGETTO ESECUTIVO

Lavori di "Riqualificazione e recupero area insediamento prefabbricati postissima e completamento piscina comunale con implementazione di servizi fisioterapici".

Completamento della piscina Progetto impianti meccanici Impianto a pannelli radianti

Il progettista Il responsabile del procedimento Il Sindaco dott. Gerardo Capozzo

Vedi e approvazioni

IM-05

COMUNE DI MORRA DE SANCTIS PROVINCIA DI AVELLINO